
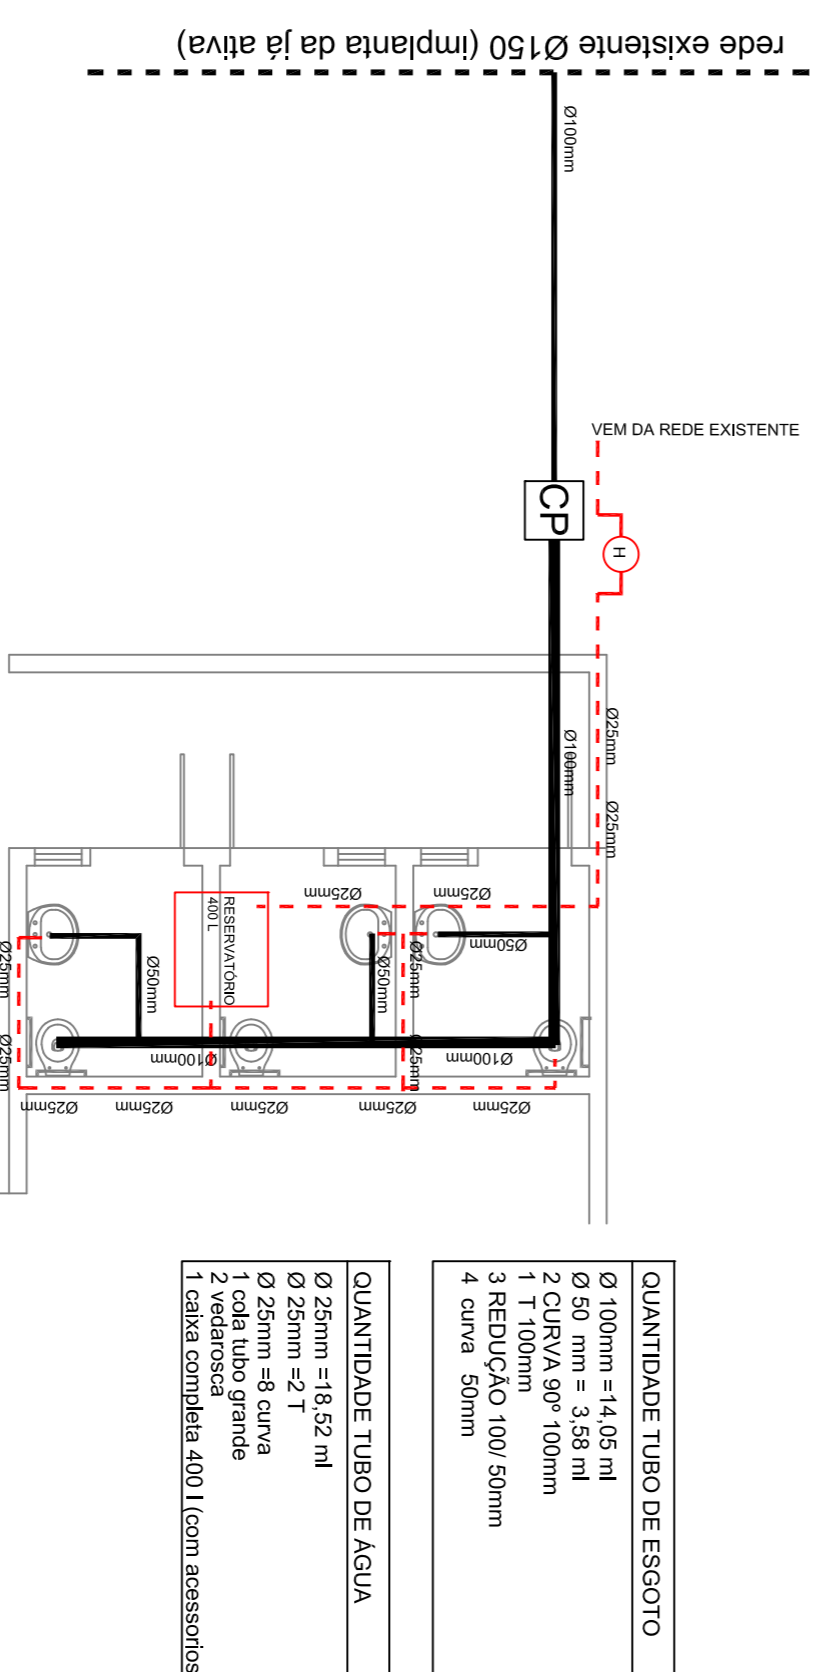


PROJETO ELÉTRICO ESCALA 1/50

LEGENDA	
	Lâmpada fluorescente 2 x 40 W
	Tomada média h:110cm
	Tomada baixa h:30cm
	Interruptor simples

Diagrama Unifilar

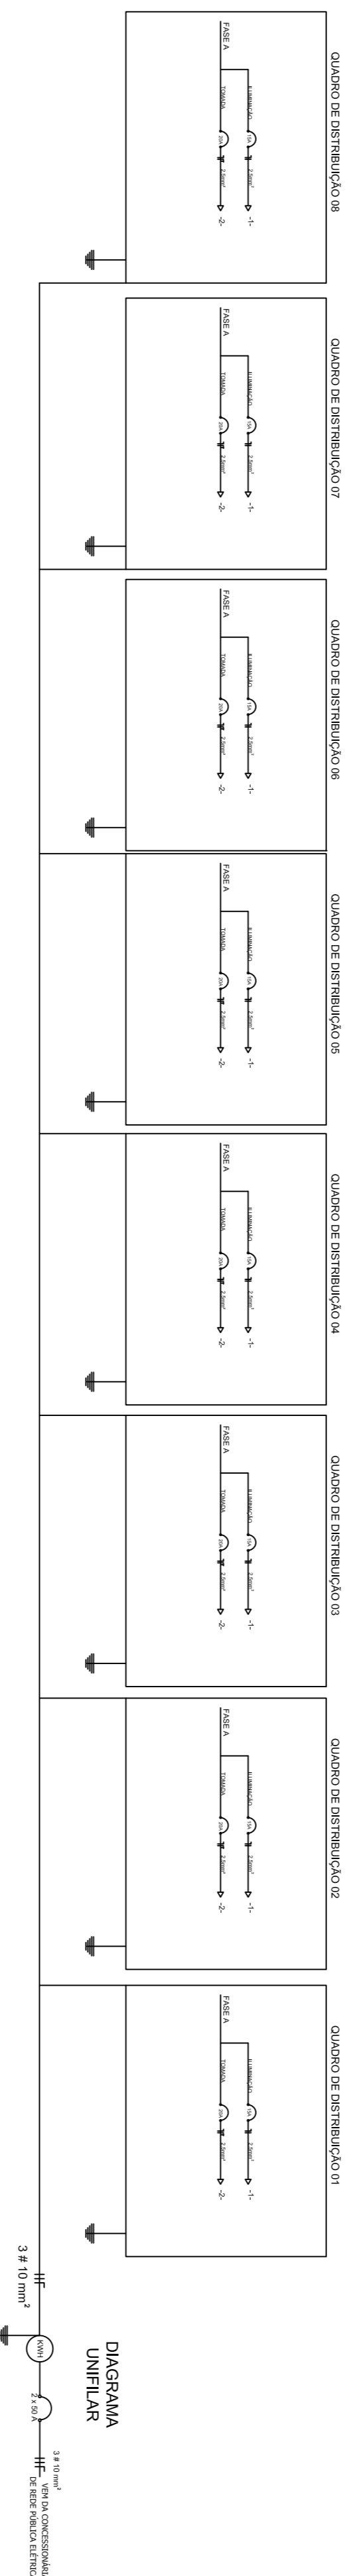

PROJETO HIDROSANITÁRIO ESCALA 1/50

ELABORAÇÃO PROJETOS TÉCNICOS	
PROJETO:	CASA DO ARTESÃO
DESENHO:	GILMAR SILVA
RESPONSÁVEL TÉCNICO:	SOL ANTONIO RIBEIRO
ÁREA:	216,24m ²
DATA:	27/03/2017
ESCALA:	1 : 50
PROJETO:	PROJETO ELÉTRICO E HIDROSANITÁRIO
DESENHO:	DE/ALHE FOSSA SÉPTICA E FILTRO