
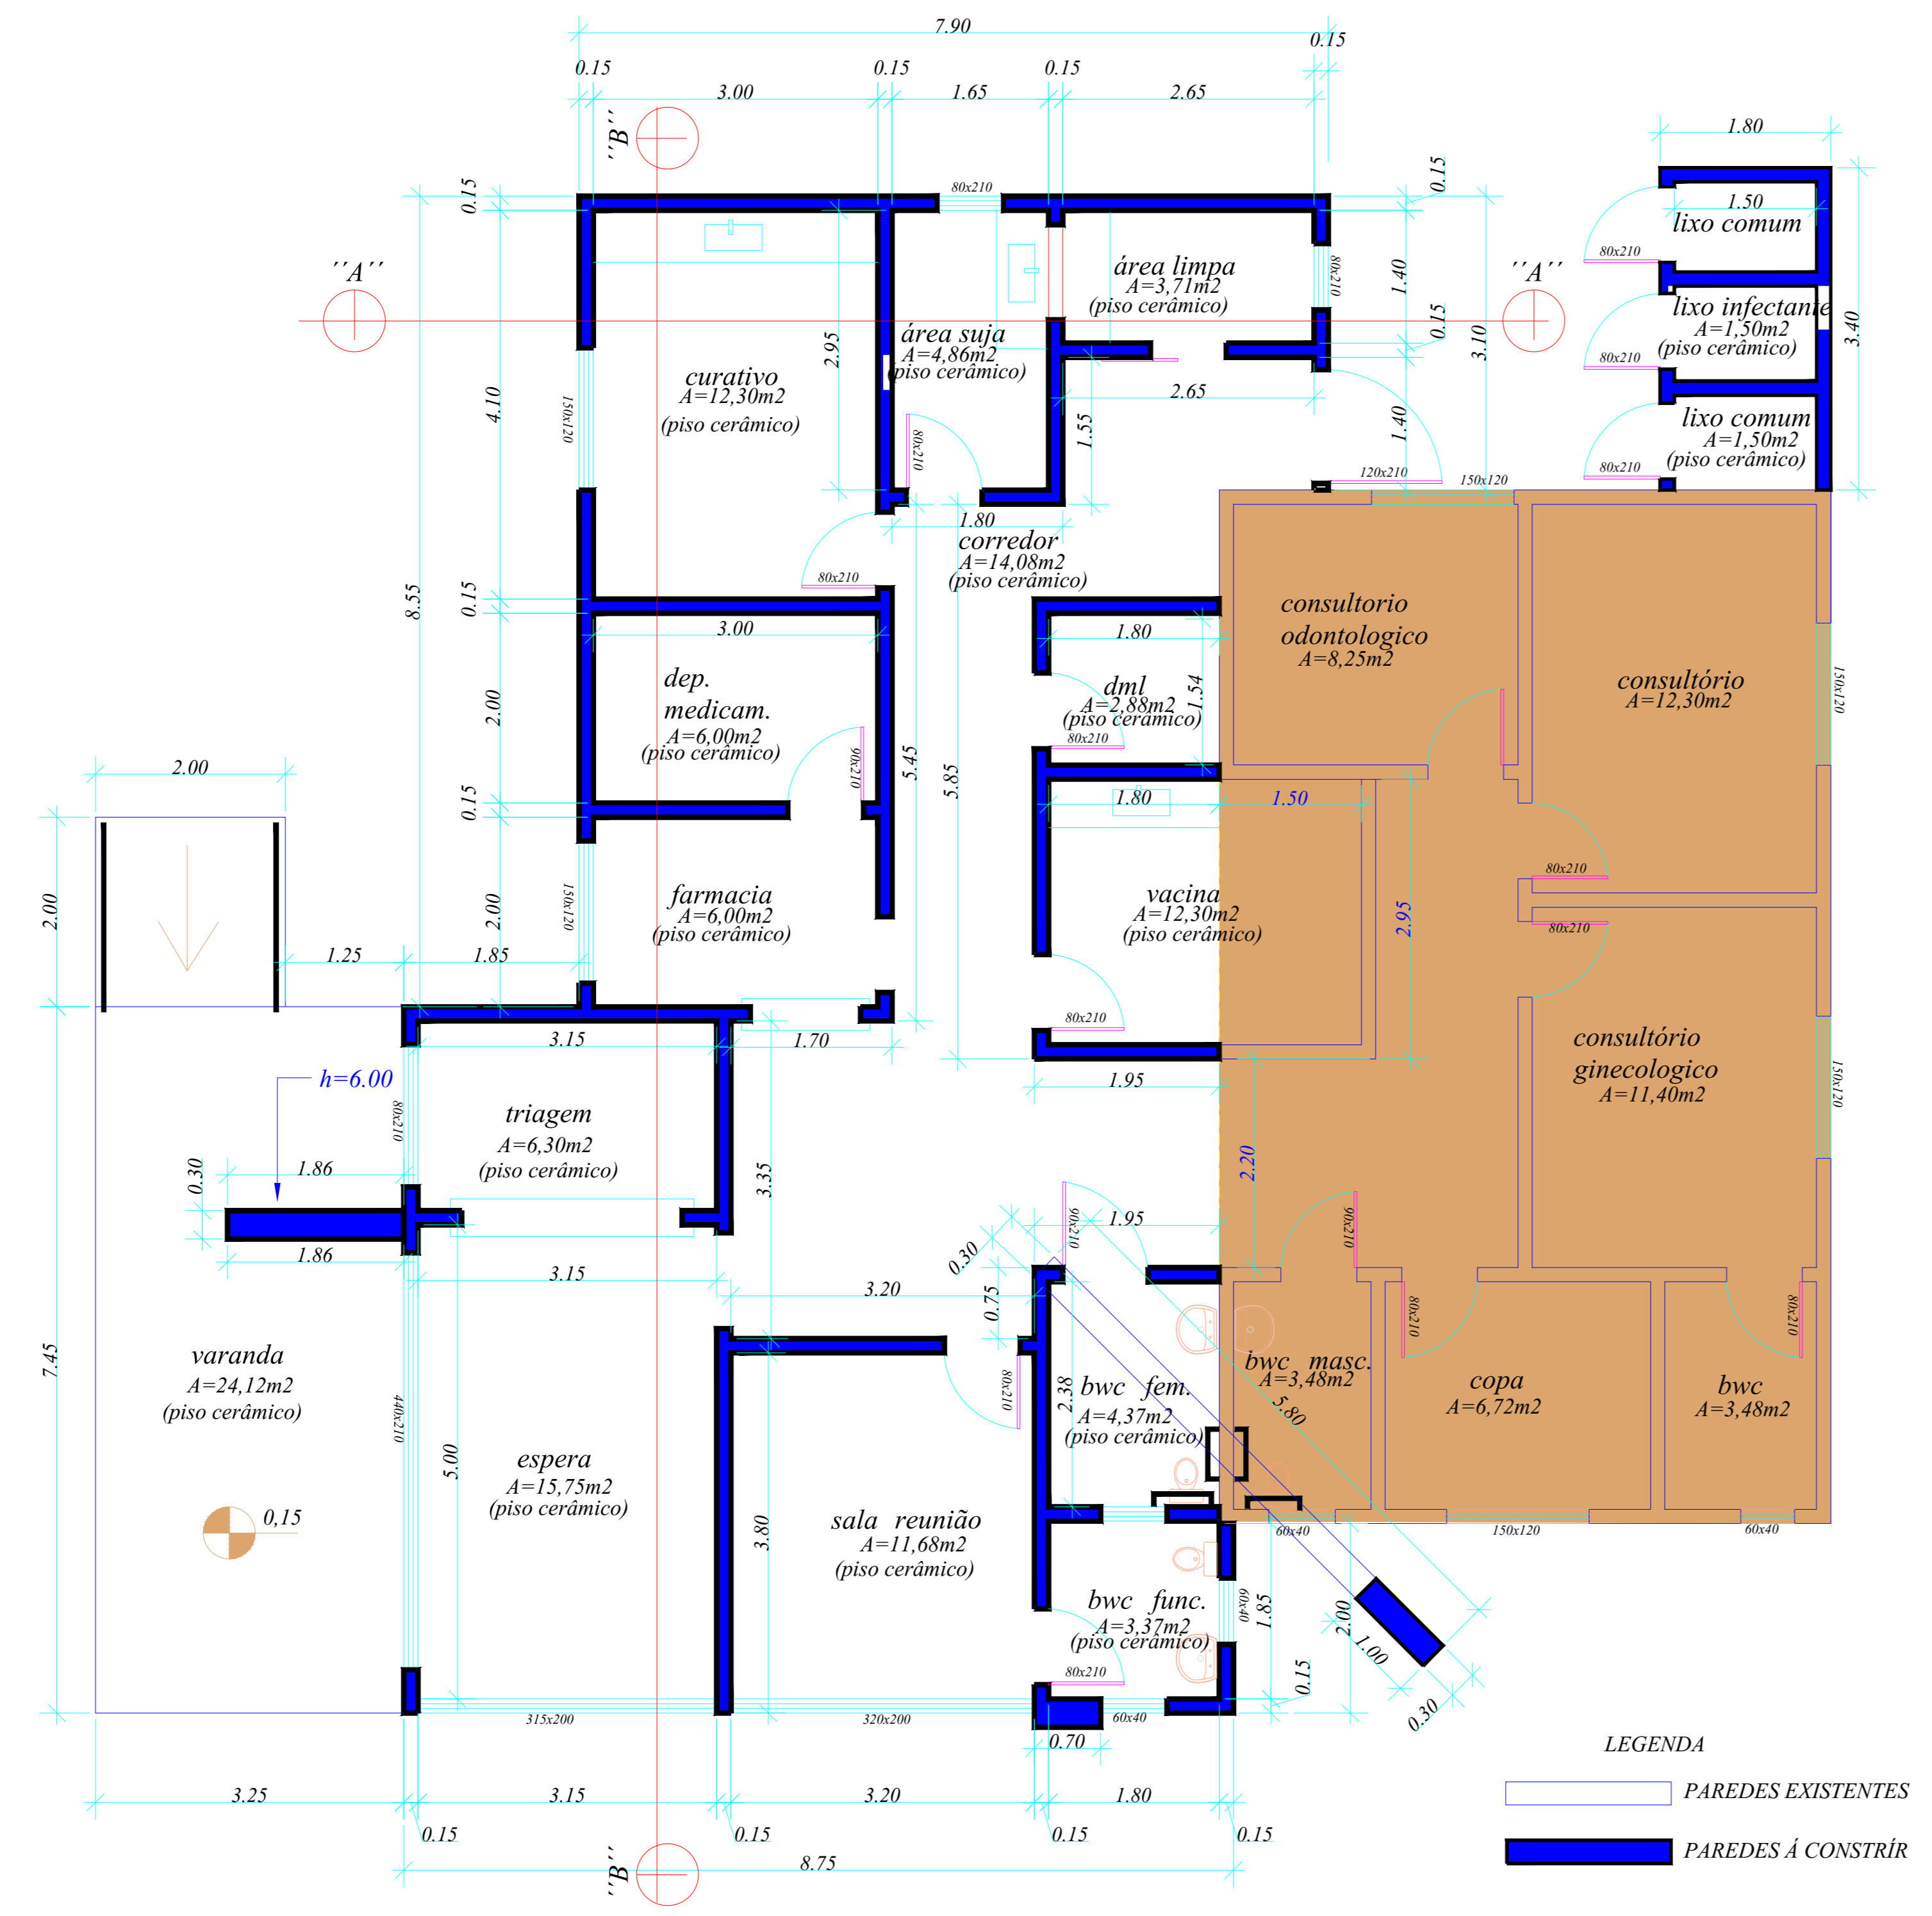



DETALHE PNE BANHEIROS

LEGENDA / ESPECIFICAÇÕES


Nº	DESCRIÇÃO
1	Placa em Braille no corrimão (Início e Final).
2	Corrimão de tubo de ferro galvanizado de 1 1/4"
3	Tubo Redondo de ferro galvanizado diâmetro 2"
4	Mureta de Alvenaria (Guia de Balizamento) largura de 0,15m
5	Chapa de ferro galvanizado TAM: 1/4" (6,3mm), 80x80mm
6	Chumbador Parabol, furo diâmetro 8mm.

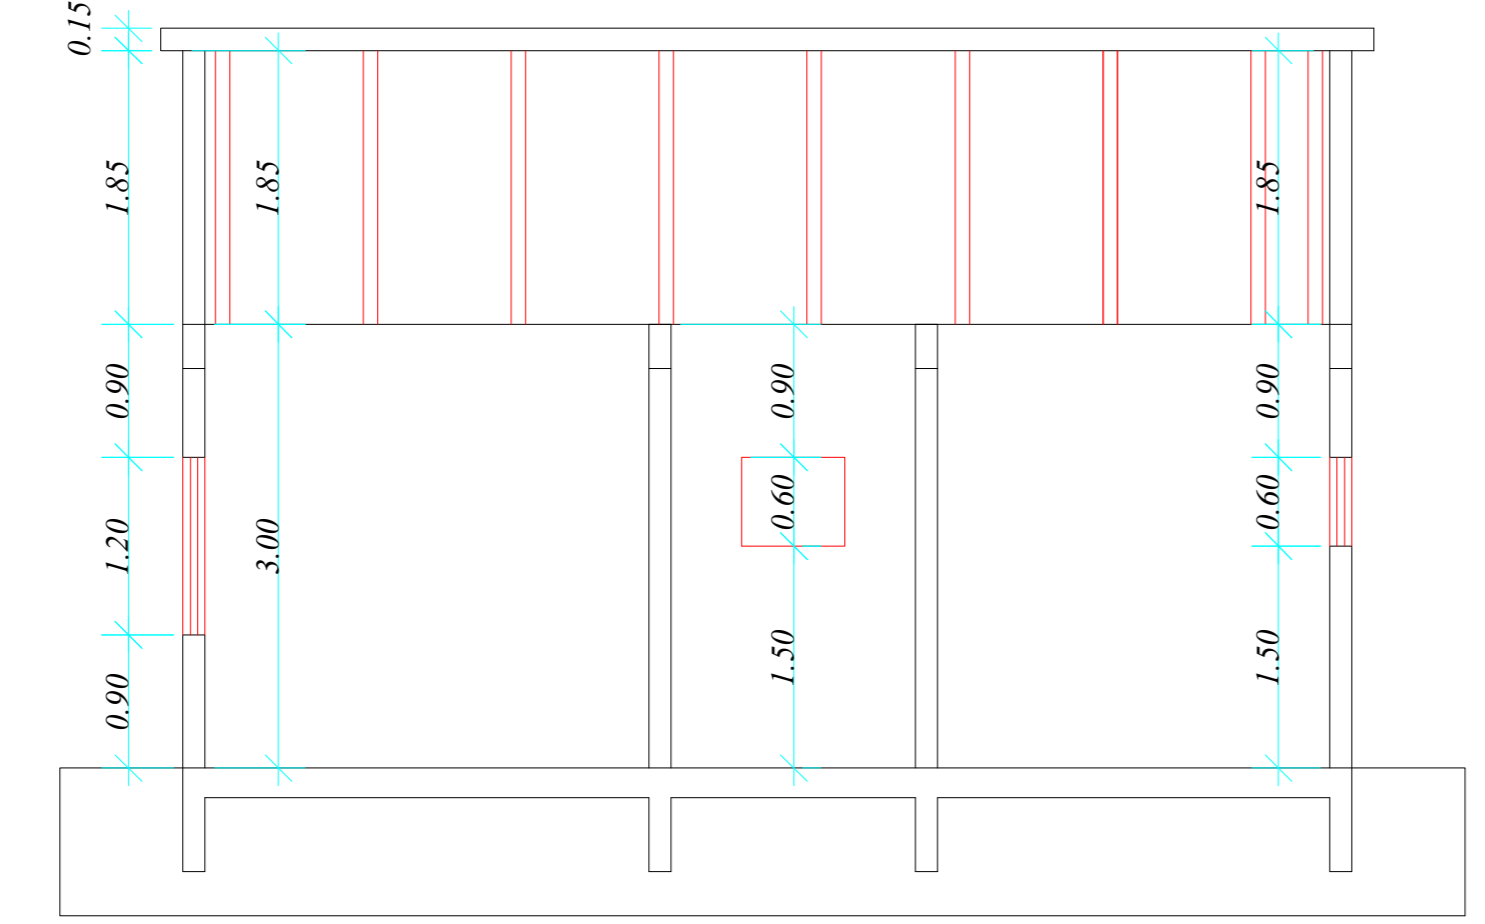

PLANTA BAIXA ESCALA 1/50

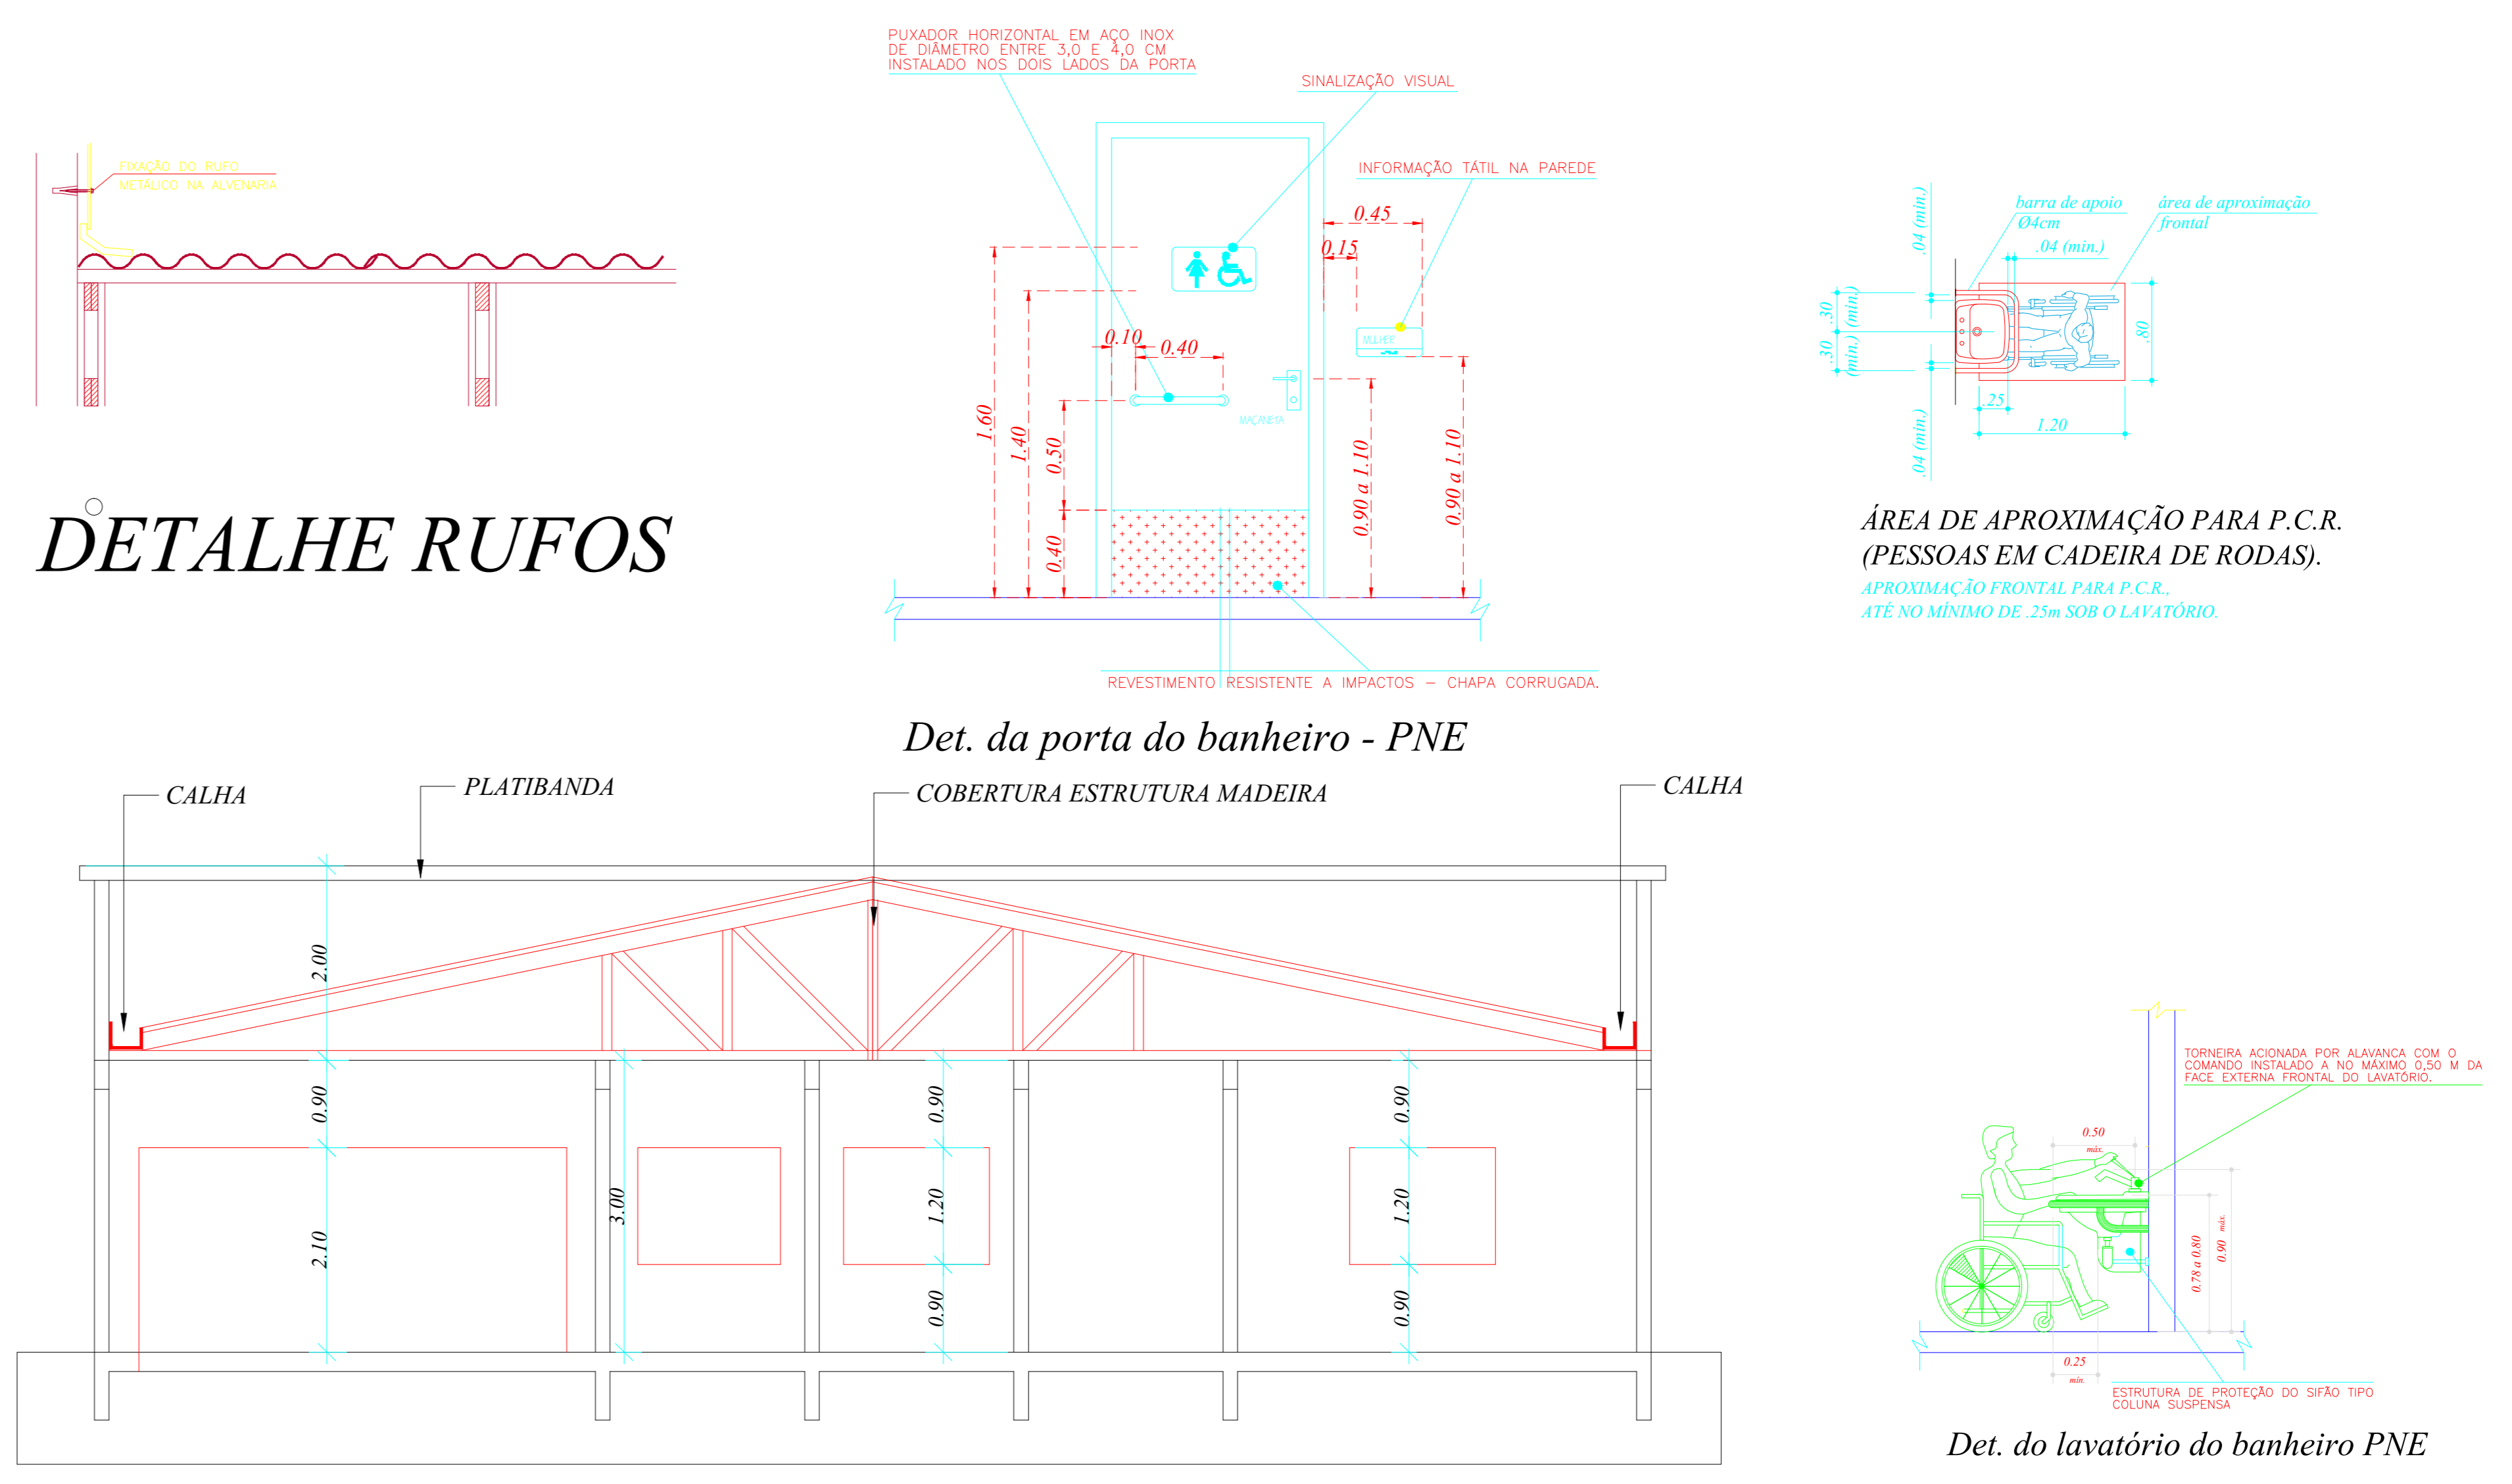

CORTE "B,B" ESCALA 1/50

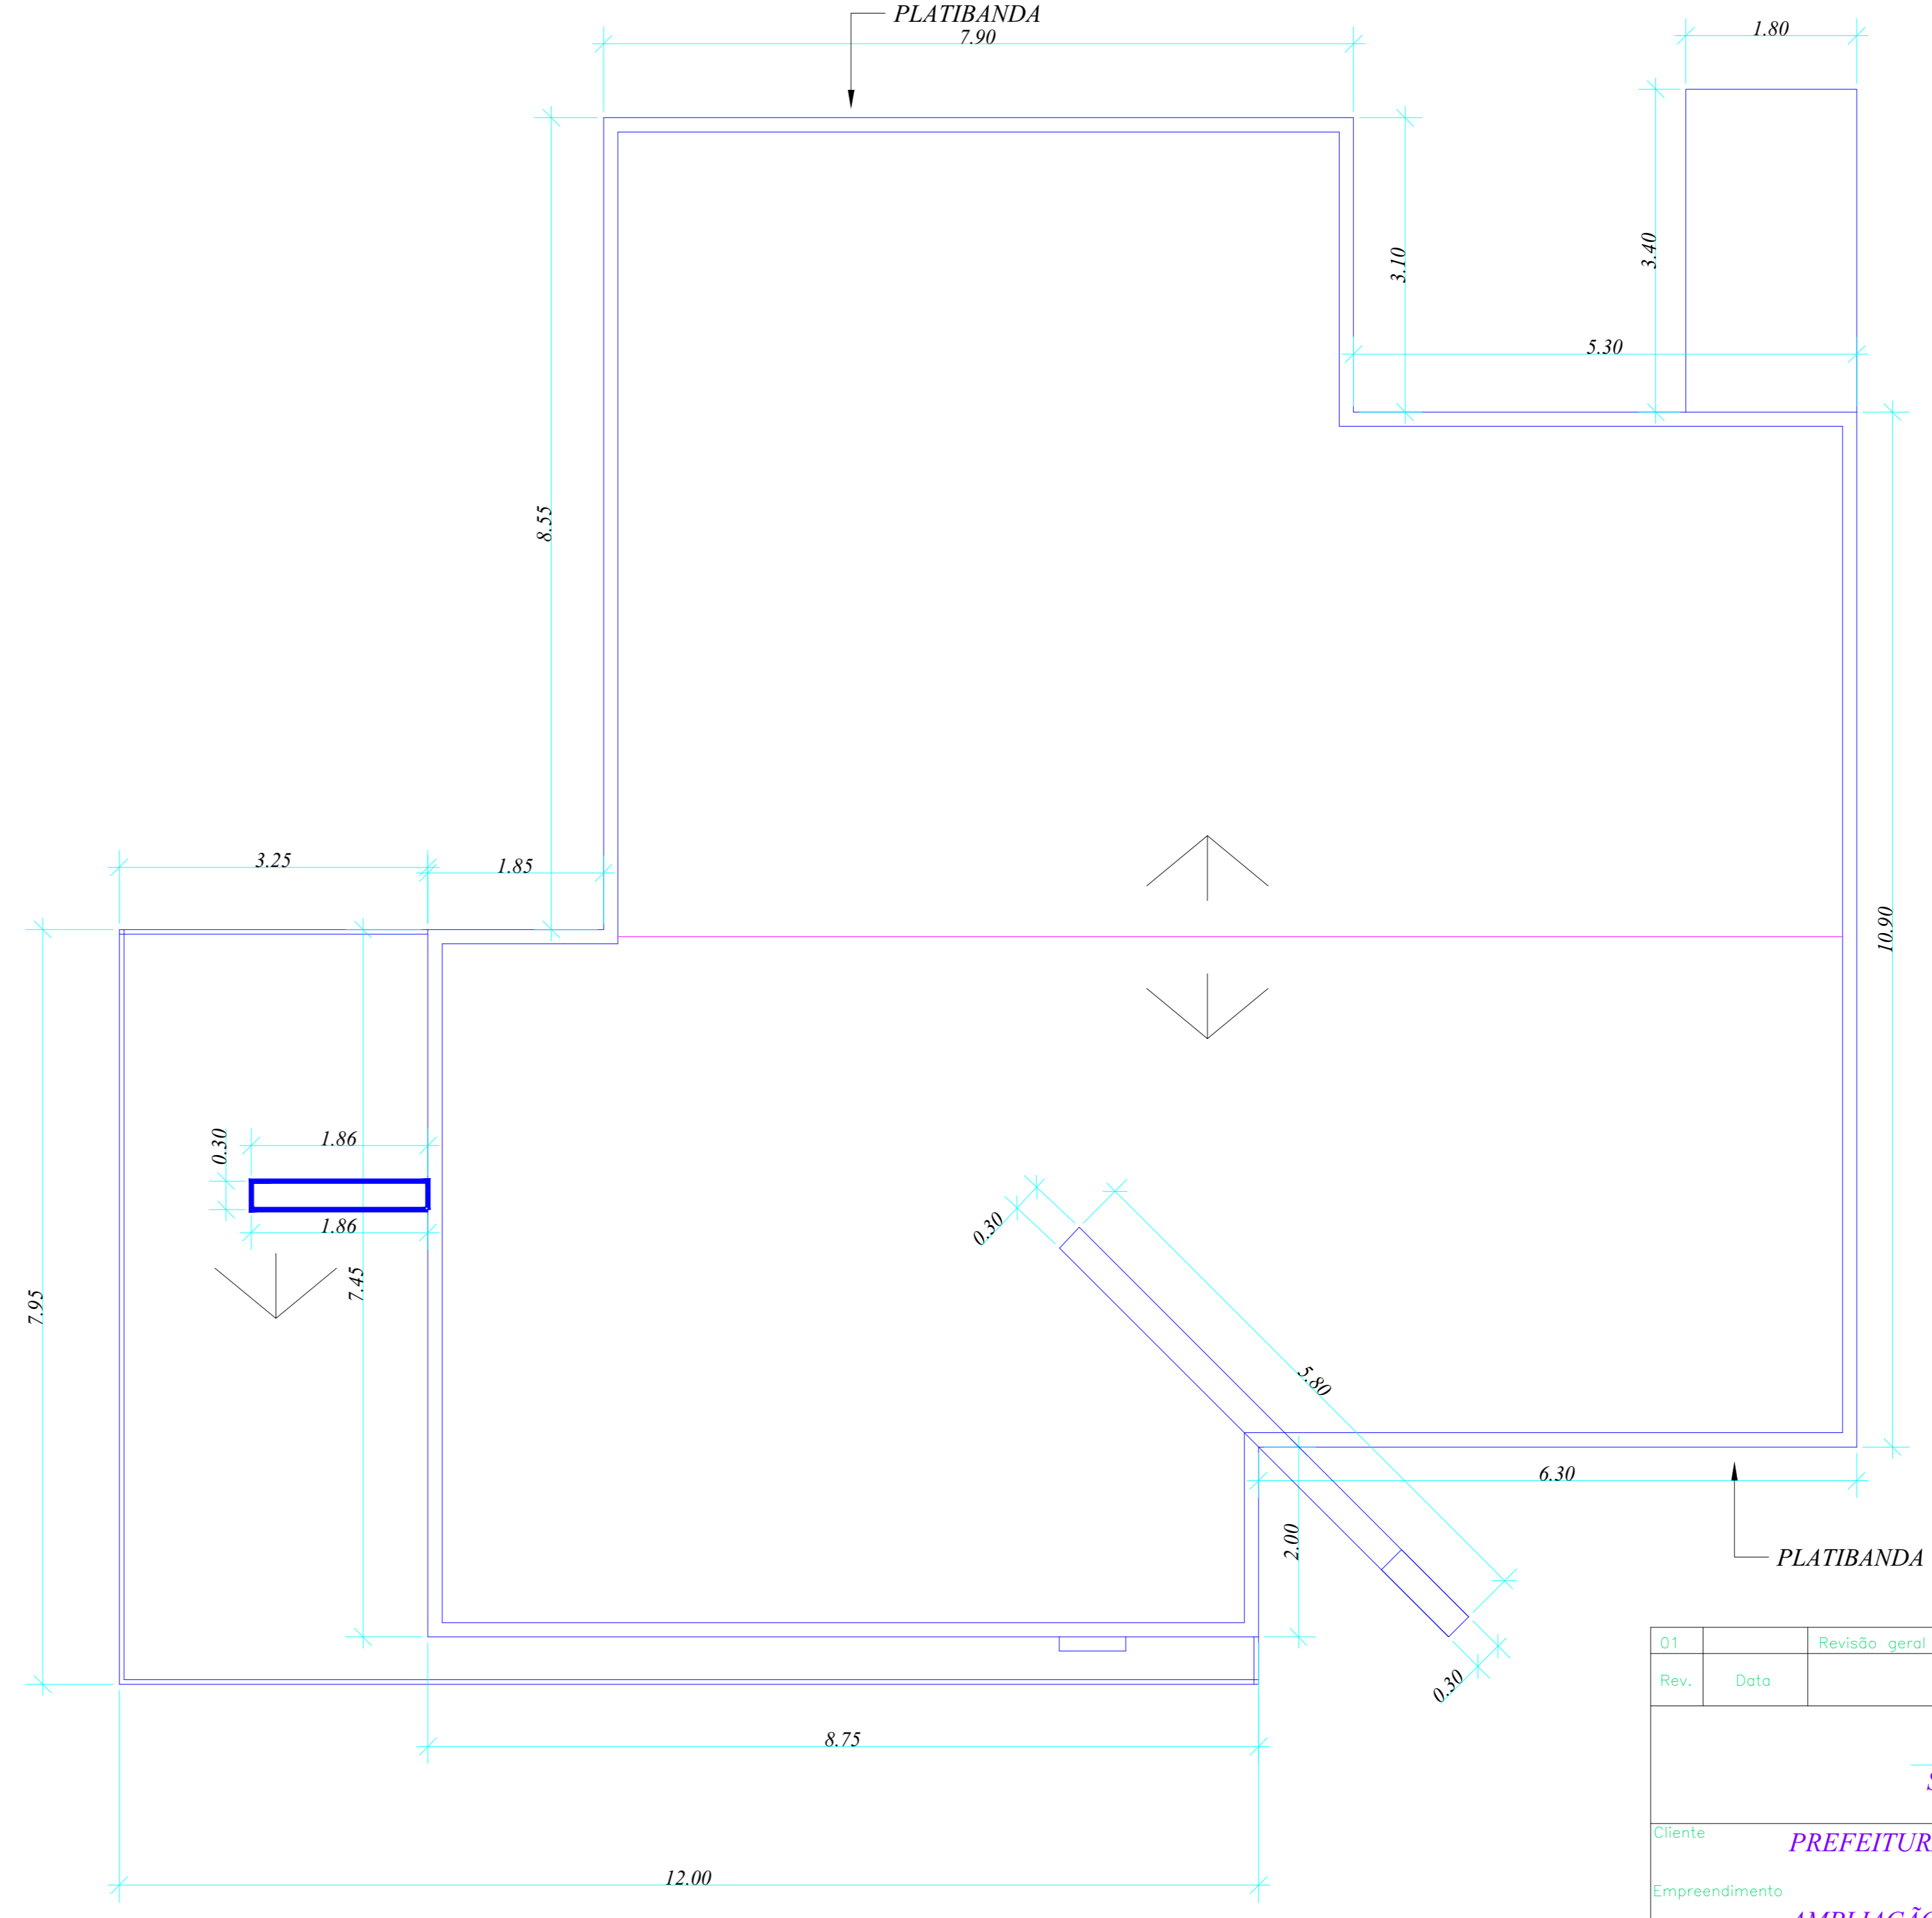

Rev.	Data	Revisão	Descrição	Resp.
01		Revisão	geral	

Cliente: **SOLI ANTONIO RIBEIRO**
 CREA: 020072-7
 PREFEITURA MUNICIPAL DE OTACILIO COSTA

Empreendimento: **AMPLIAÇÃO UNIDADE BASICA DE SAÚDE GOIABAL**

Assunto: **PLANTA BAIXA**
DETALHES
CORTES
COBERTURA

Data: 03/2014
 Folha: 01

Cadista: **Gilmar SILVA**
 Escala: 1/50
 Formato: A0
 Área: A=158,11M2