


PLANTA BAIXA ESCALA 1/50

LEGENDA
 PAREDES EXISTENTES
 PAREDES A CONSTRUIR

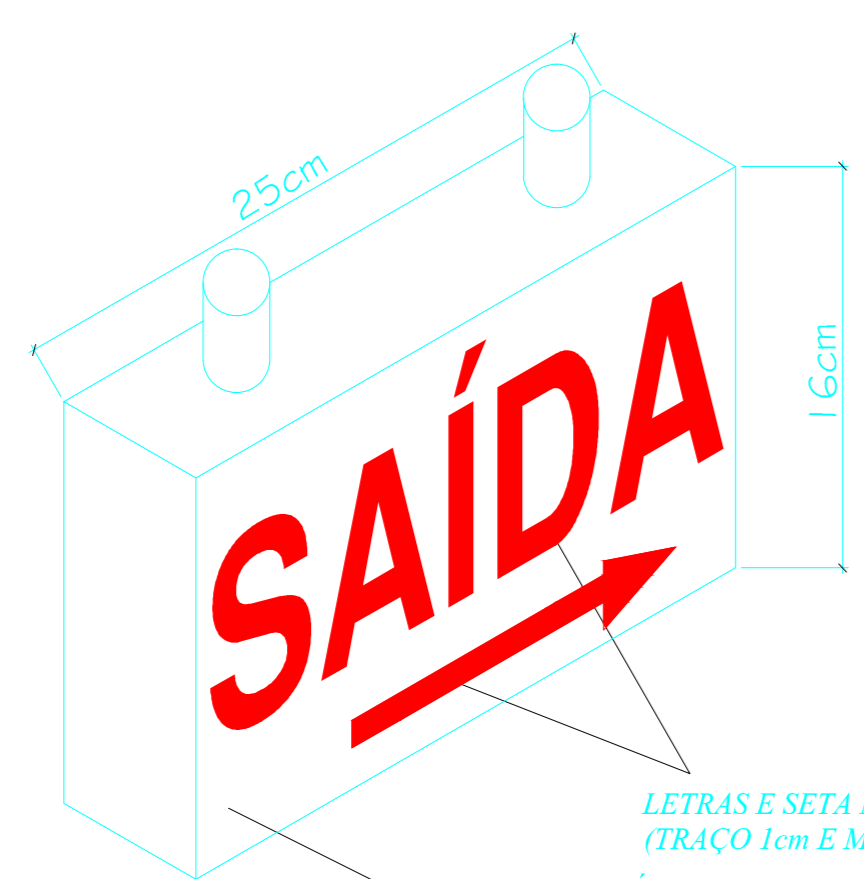

Art. 377 - O sistema de iluminação de Emergência deve ter autonomia mínima de 1 hora de funcionamento, garantida durante este período a intensidade dos pontos de luz de maneira a resguardar os níveis mínimos de iluminação desceletos. Quando o sistema centralizado alimentar, além da iluminação de Emergência, outros sistemas de segurança, a autonomia mínima não pode sofrer redução.


DET. SINALIZAÇÃO LUMINOSA DE EMERGÊNCIA

Área mín. >= 200 cm²

Com a instalação de venezianas ou esquadrias não poderá reduzir a área útil exigida.

Área mín. >= 200 cm²

DETALHE DA ABERTURA PARA VENTILAÇÃO PERMANENTE (AVP) SEM ESCALA

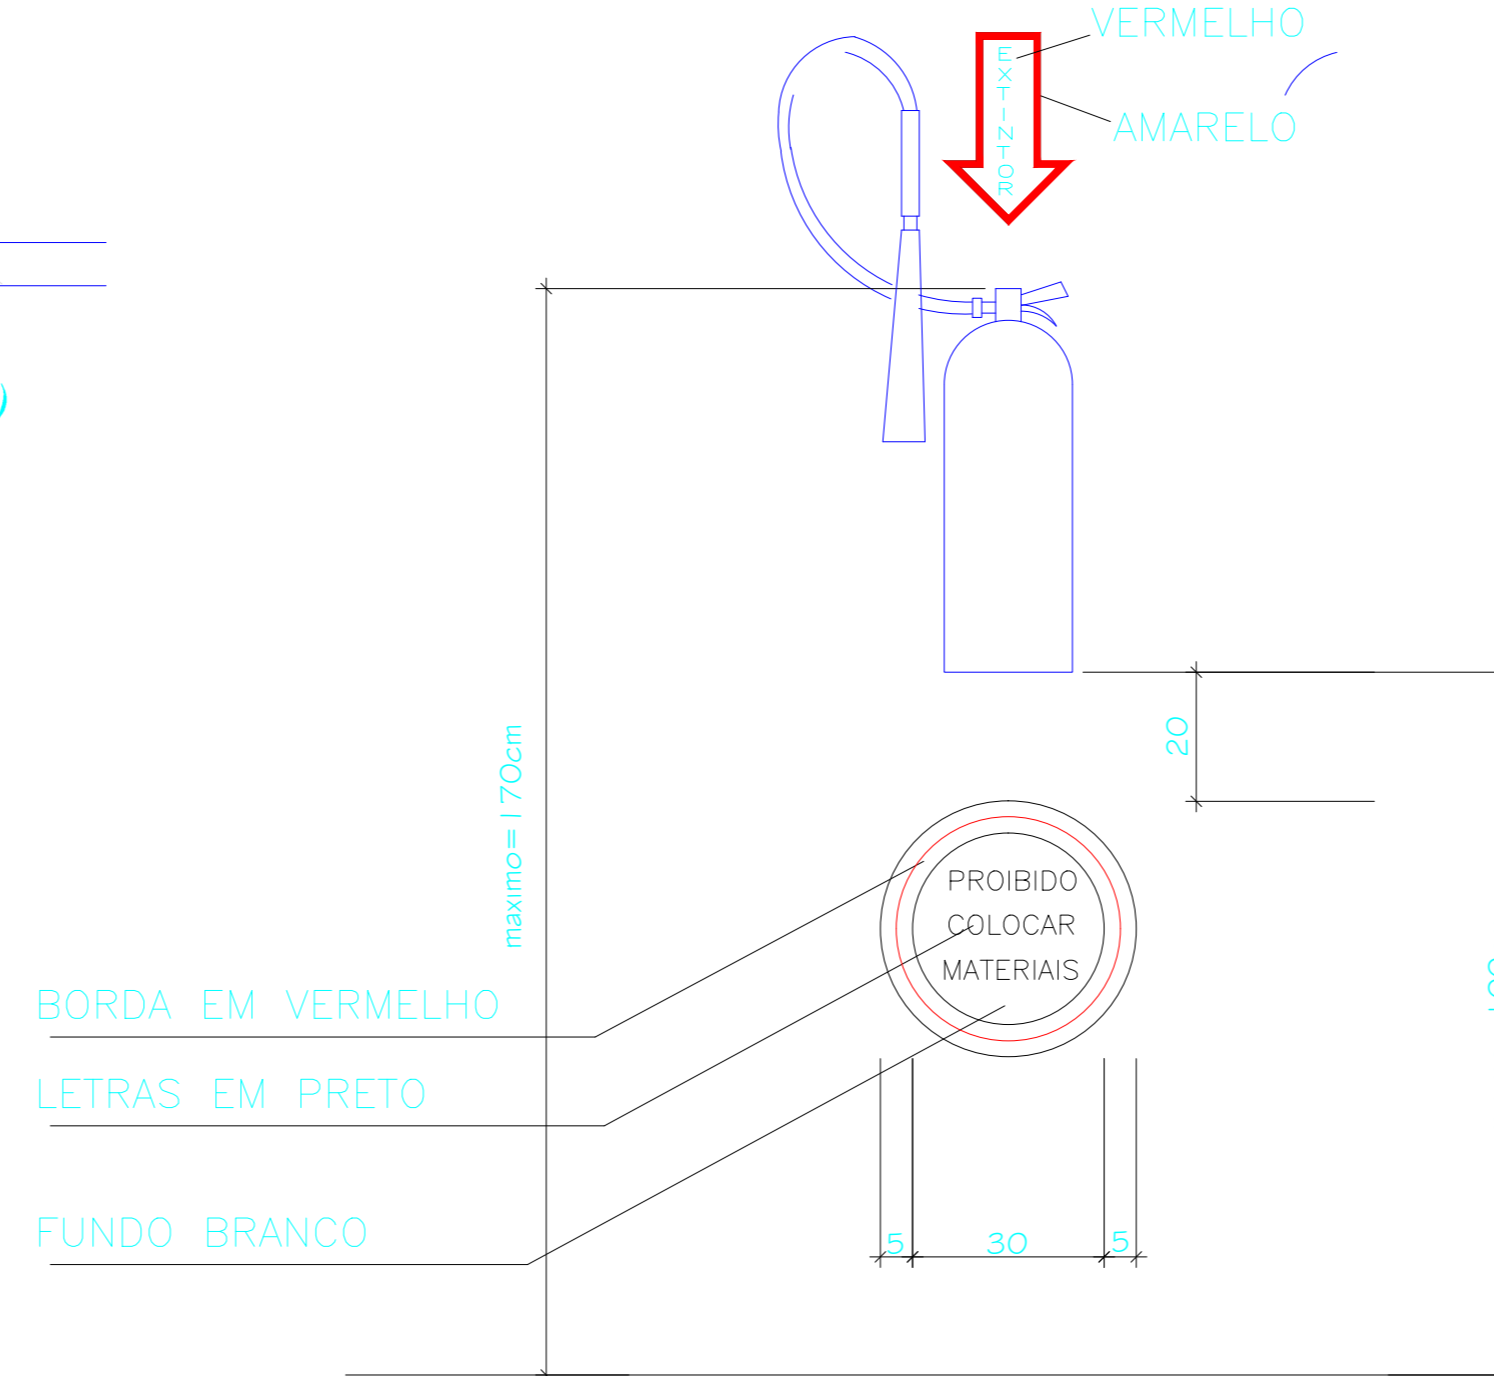



DET. EXTINTOR DE INCENDIO SEM ESCALA

CÁLCULO DAS SAÍDAS DE EMERGÊNCIA


Considerando 01 pessoa / 5m ² :		
Pavto térreo:	20 pessoas	
Total:	20 pessoas	
largura: 20 Pessoas/100 = 0,20 UP	IUP= 0,55m	

LEGENDA


- SINALIZAÇÃO LUMINOSA DE ABANDONO
- LUMINÁRIA DE EMERGÊNCIA NA PAREDE, INSTALADA A 2,10m DE ALTURA DO PISO - 3 LUX EM LOCAIS PLANOS - 5 LUX EM LOCAIS COM DESNÍVEIS.
- EXTINTOR DE INCENDIO PÓ QUÍMICO 4KG
- PISO INCOMBUSTÍVEL E ANTI-DERRAPANTE COEFICIENTE DE RESISTÊNCIA AO DESLIZAMENTO IGUAL OU SUPERIOR A 0,4 E A ABRASÃO PEI-4 OU PEI-5.

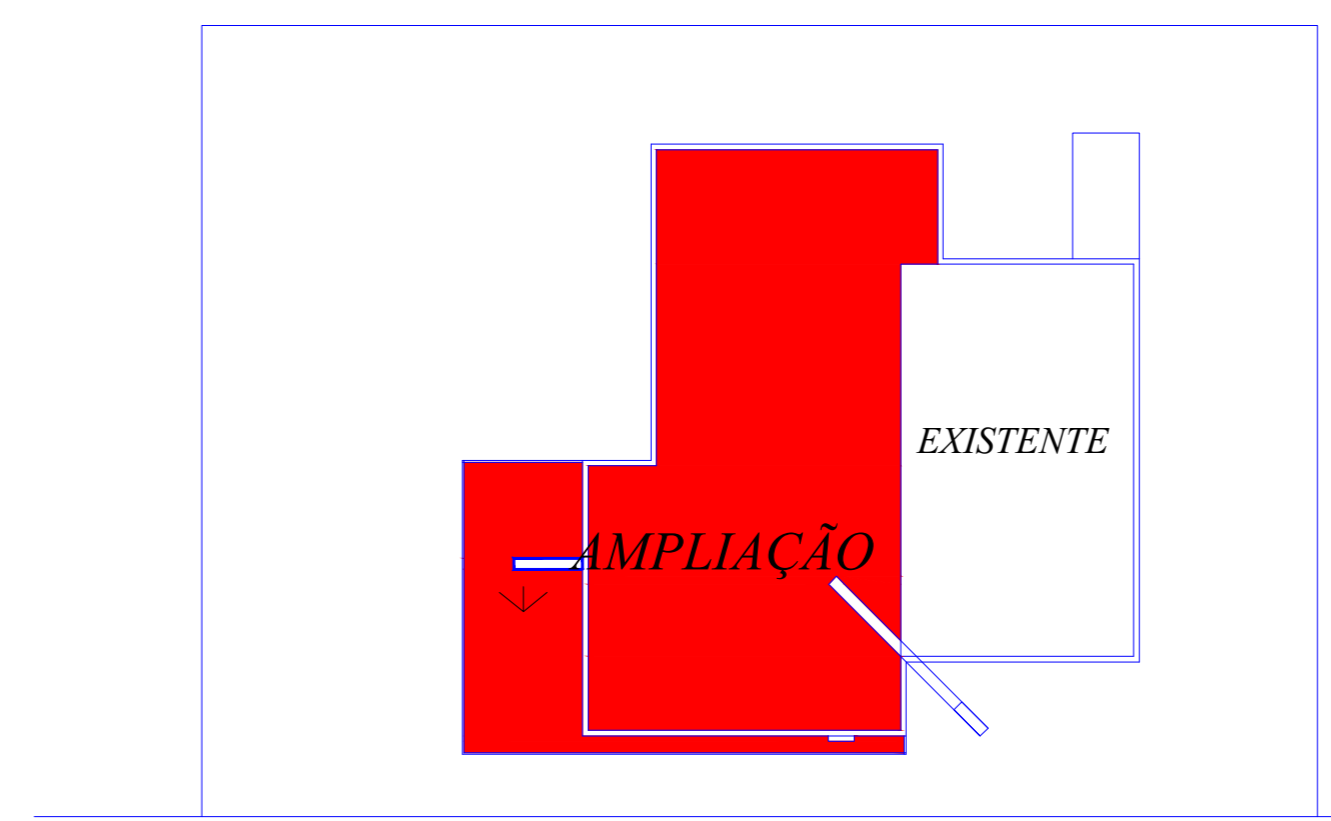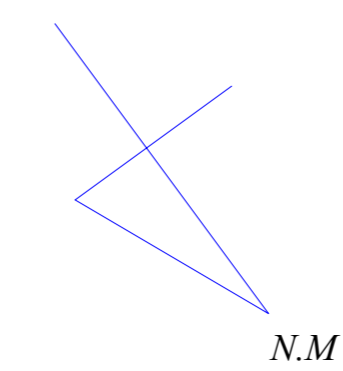


SITUAÇÃO LOCALIZAÇÃO

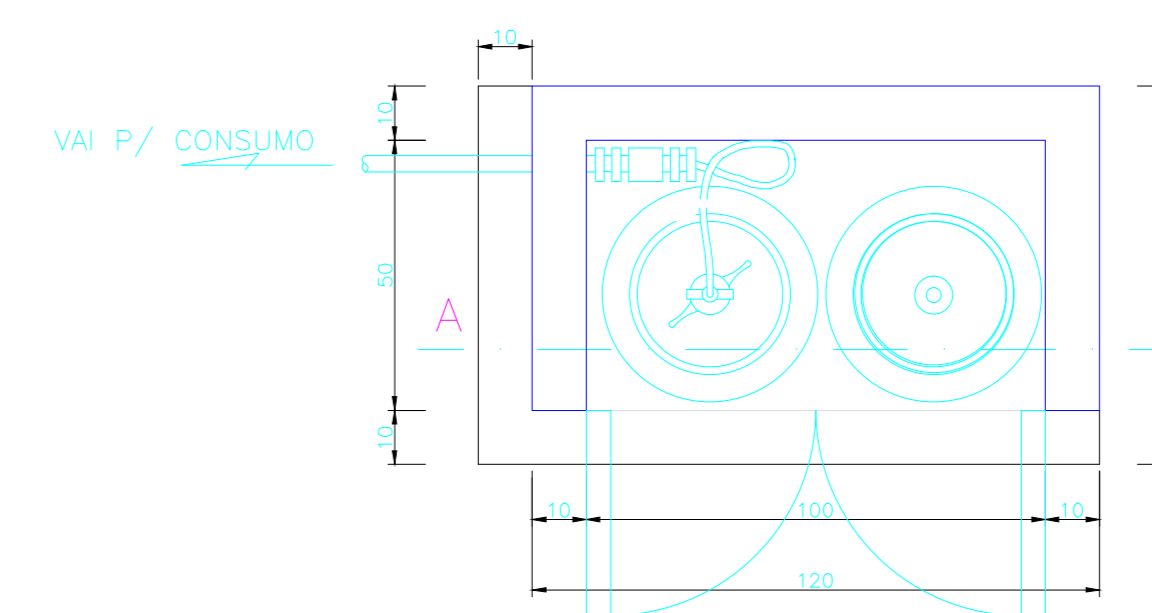

PLANTA BAIXA SEM ESCALA

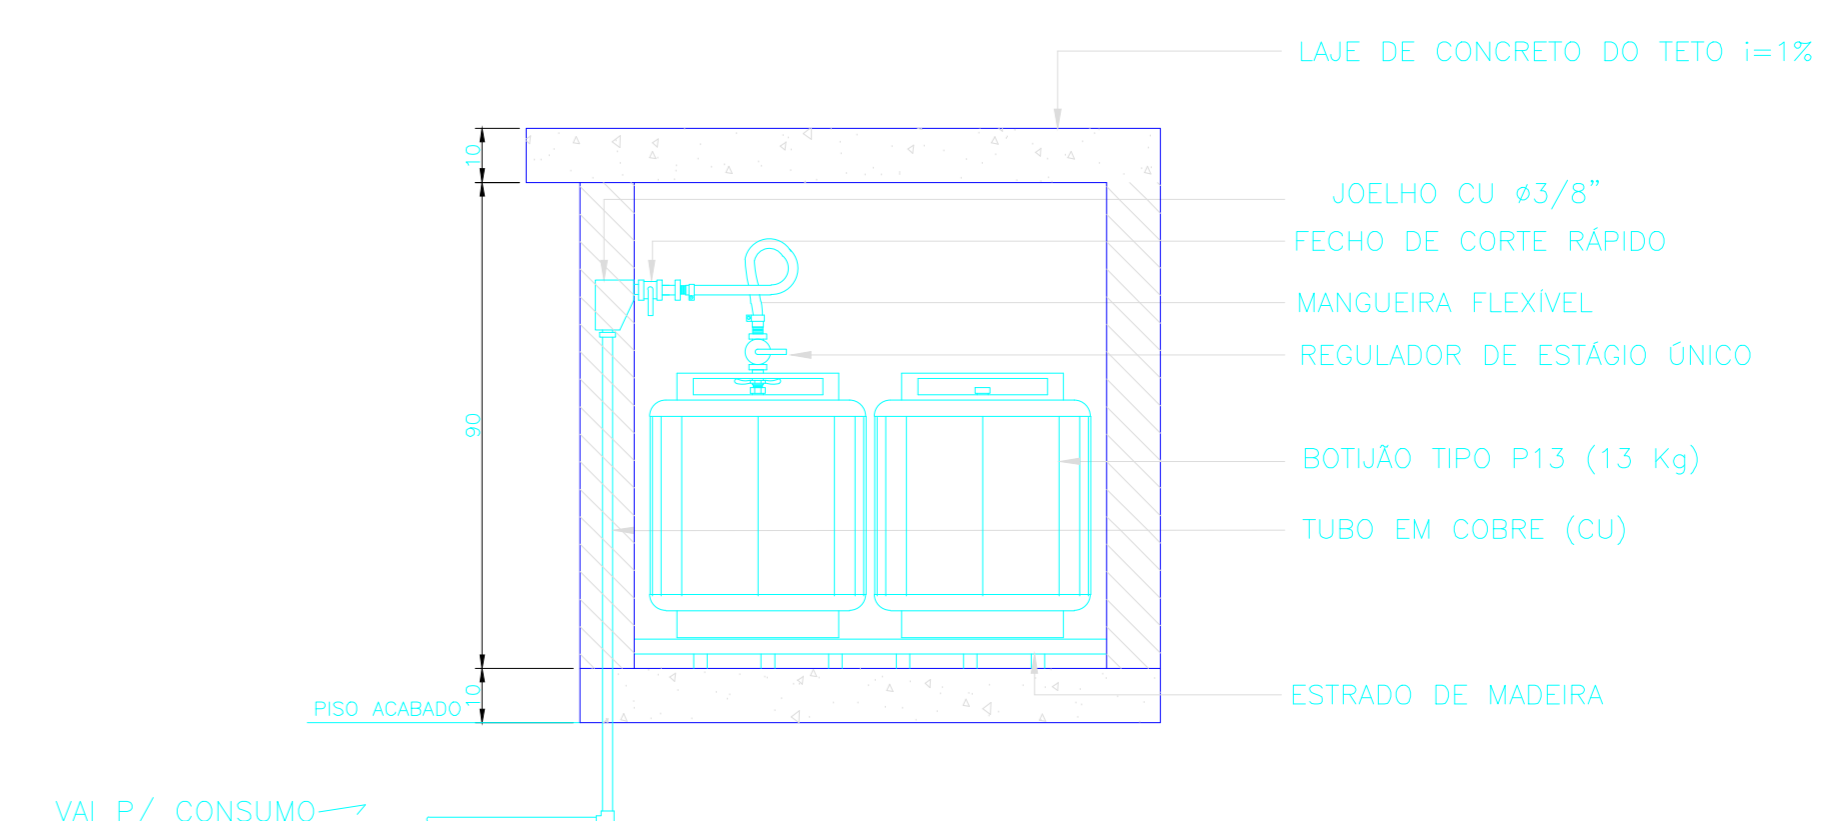

DETALHE ABRIGO P/ GÁS (2 x P 13) SEM ESCALA

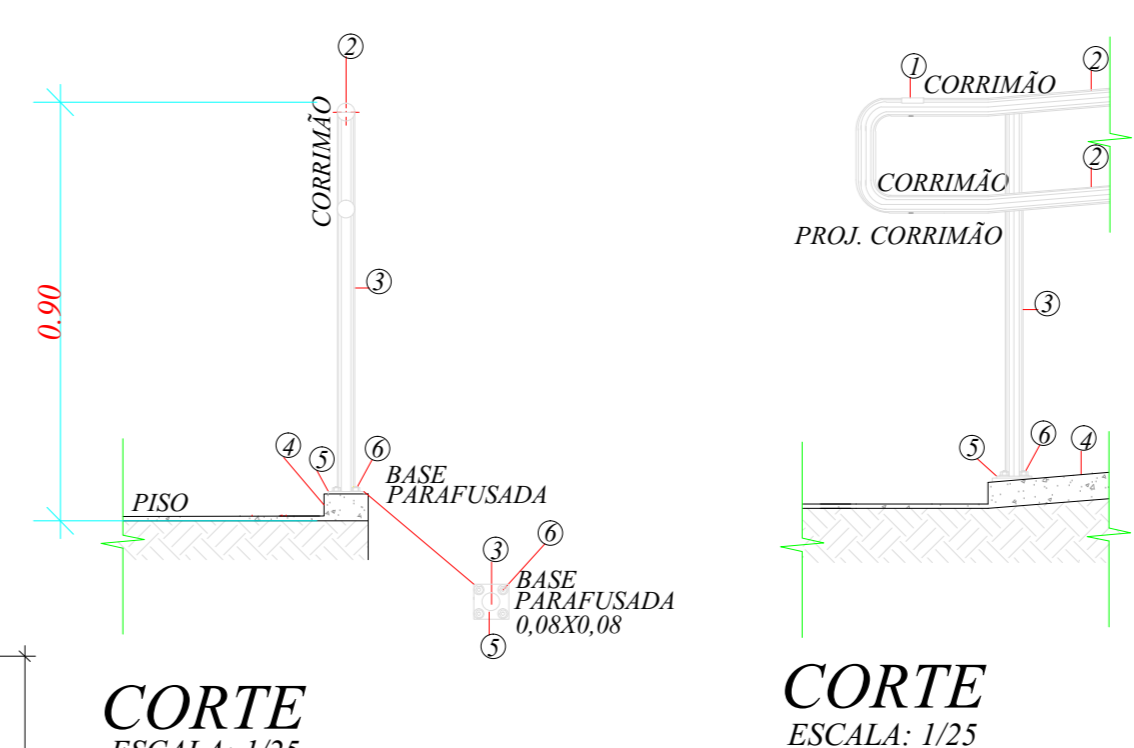

CORTE ESCALA: 1/25

CORTE ESCALA: 1/25

LEGENDA / ESPECIFICAÇÕES

Nº	DESCRIÇÃO
1	Placa em Braille no corrimão (Início e Final).
2	Corrimão de tubo de ferro galvanizado de 1 1/4"
3	Tubo Redondo de ferro galvanizado diâmetro 2"
4	Mureta de Avenaria (Guia de Balizamento) largura de 0,15m
5	Chapa de ferro galvanizado TAM: 1/4" (6,3mm), 80x80mm
6	Chumbador Parabol, furo diâmetro 8mm.

Rev.	Data	Revisão geral	Descrição	Resp.
01				
SOLI ANTONIO RIBEIRO CREA 020072-7 PREFEITURA MUNICIPAL DE OTACILIO COSTA				
Empreendimento AMPLIAÇÃO UNIDADE BASICA DE SAÚDE GOIABAL				
Assunto				DATA:
PROJETO PREVENTIVO DE INCÊNDIO				03/2014
				PRONOME:
				01
Colista	Escala	DATA:		
Gilmar SILVA	1/50			
			Formato:	A0
			A=158,11M2	